

ZARZĄDZENIE NR 243/2018
BURMISTRZA BYTOWA
z dnia 27.11.2018 r.

w sprawie wyrażenia zgody na oddanie nieruchomości w dzierżawę.

Na podstawie art. 13 ust. 1, art. 37 ust. 1 ustawy z dnia 21 sierpnia 1997r. o gospodarce nieruchomościami (Dz. U. z 2018r. poz. 2204) oraz uchwały Rady Miejskiej w Bytowie Nr XXXIV/268/2009 z dnia 29 kwietnia 2009 roku w sprawie zasad nabywania, zbywania i obciążania nieruchomości stanowiących mienie komunalne Gminy Bytów oraz ich wydzierżawiania lub wynajmowania na czas oznaczony dłuższy niż trzy lata lub na czas nieoznaczony (Dz. Urz. Woj. Pomorskiego z 2009 Nr 91, poz. 1819 i z 2014 r., poz. 159) zarządza się, co następuje:

§ 1 Wyraża się zgodę na oddanie w dzierżawę na lokalizację urządzeń infrastruktury technicznej czas nieoznaczony w działce nr 114, obręb Płotowo na umieszczenie przyłącza wodociągowego o długości $L = 8,0$ m, średnicy $\varnothing 0,04$ m (pow. $0,32 \text{ m}^2$) zgodnie z załącznikiem.


§ 2 Wykonanie zarządzenia powierza się Kierownikowi Wydziału Inwestycji i Infrastruktury.

§ 3 Zarządzenie wchodzi w życie z dniem podpisania.

Zup. BURMISTRZA
Krawczyński
Andrzej Krawczyński
ZASTĘPCA BURMISTRZA

PROJEKT ZAGOSPODAROWANIA TERENU
SKALA 1:500

Załącznik
do Zarządzenia Nr 243/2018
Burmistrza Bytowa
z dnia 27.11.2018 r.

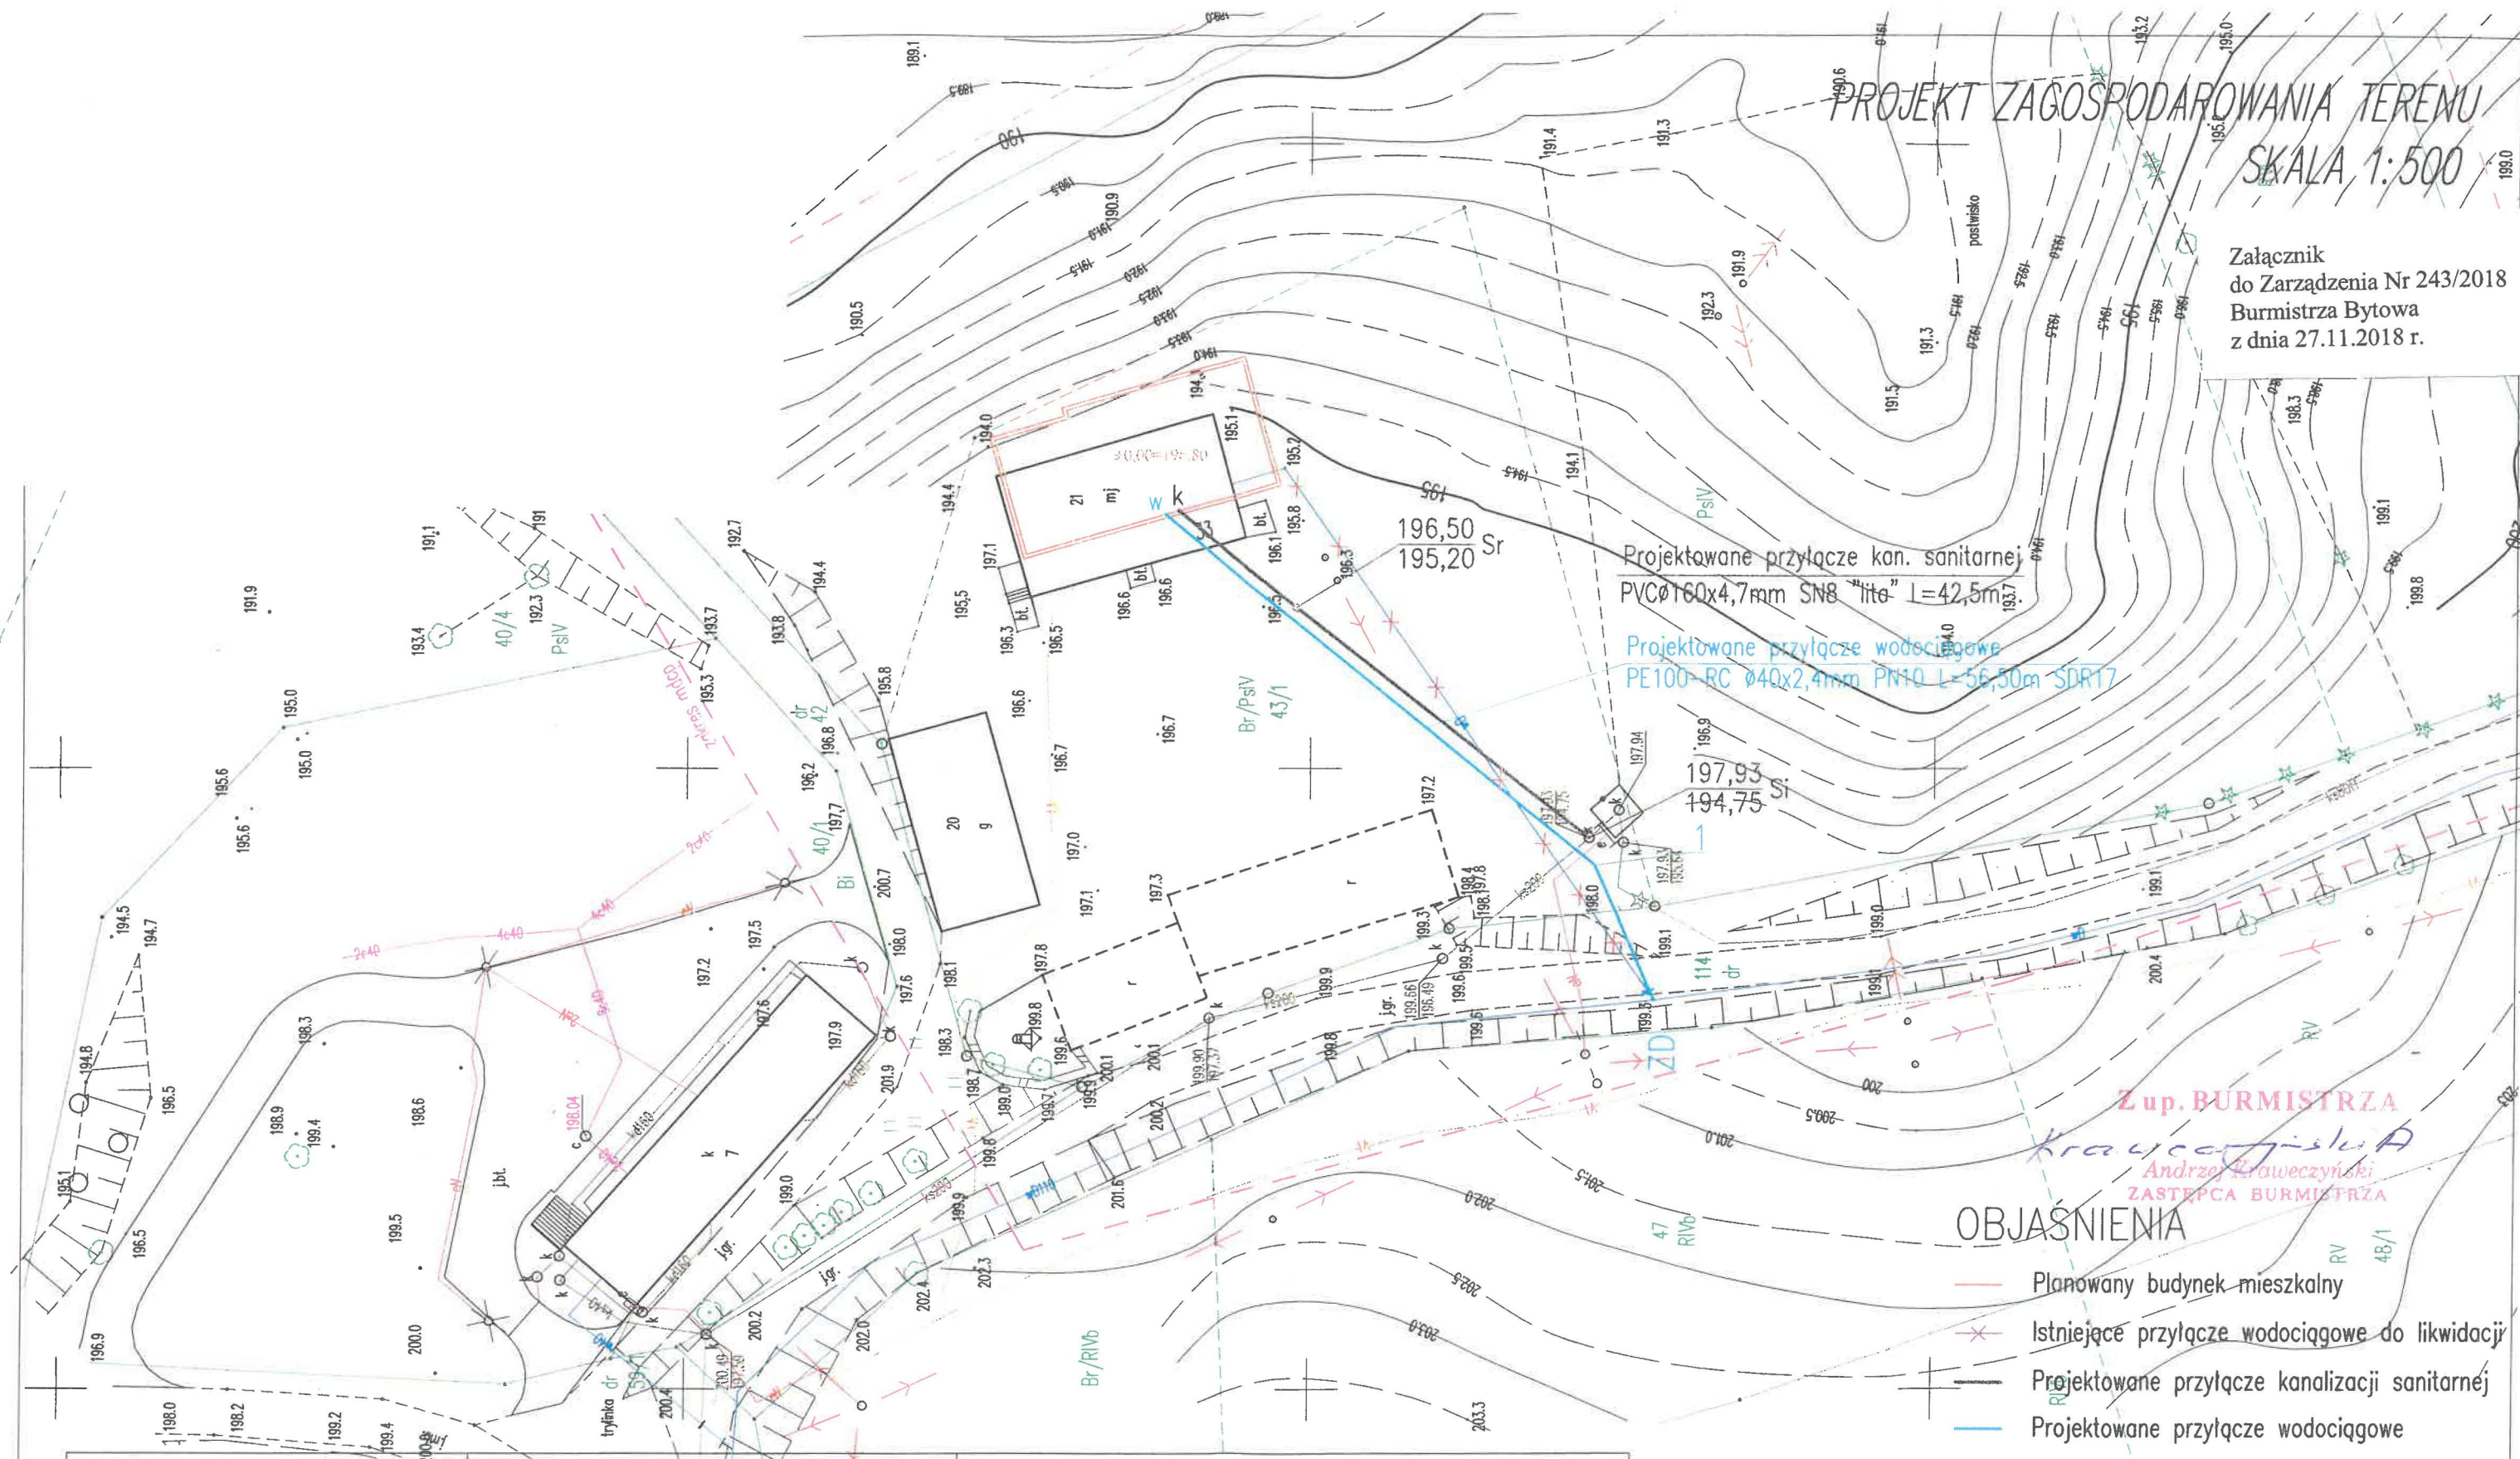

OBJAŚNIENIA

- Planowany budynek mieszkalny
- Istniejące przyłącze wodociągowe do likwidacji
- Projektowane przyłącze kanalizacji sanitarnej
- Projektowane przyłącze wodociągowe

Płotowo

Mapa do celów projektowych

skala 1:500

województwo : Pomorskie
gm. : Bytów – ob. wiejski [220102_5]
obr. : Płotowo [0007]
działka nr. 43/1

Uwagi:

190 190.5
Symbole nieobjęte katalogiem symboli obiektów (fakultatywne)

Wykonana w 12.2016r. przez geodetę uprawnionego S.Szariaka
Ukł. współrz. "2000"/6 „p.o.Kronstadt” 86”
ark.m.syl.i wys. skala 1:1000 sek. 6.215.16.12.3, 6.215.16.17.1
Kolor zielony – granice oraz użytki zgodne z bazą danych EGIB;
Mapa nie posiada informacji o obciążeniach nieruchomości służebnościami gruntowymi

Ks.rob.: 261/2016 ; Id: 6640.2316.2016,

kierownik S.Szariak upr.18079 zakres 1,2

SANITAR Karol Miazga adres: 77-100 Ząbinowice 43a/2
tel. 504-283-611, e-mail: sanitar.km@o2.pl, NIP: 842-164-92-45, REGON: 360643242

INWESTOR: Magdalena Breza, ul. Dworcowa 7/2, 77-100 Bytów

TEMAT: PROJEKT PRZYŁĄCZY WOD-KAN DO BUDYNKU MIESZKALNEGO
w m. PŁOTOWO dz. nr 43/1, 114 obręb Płotowo, Gmina BYTÓW

PROJEKTOWAŁ: mgr inż. Karol Miazga	NR UPRAWNIENI: POM/0035/PWOS/11	PODPISY:	SKALA: 1:500
---------------------------------------	------------------------------------	----------	-----------------

OPRACOWAŁ:	NR UPRAWNIENI:	PODPISY:	DATA: listopad 2018
------------	----------------	----------	------------------------

NAZWA RYSUNKU:	PROJEKT ZAGOSPODAROWANIA TERENU	Rys. Nr 1
----------------	---------------------------------	--------------